


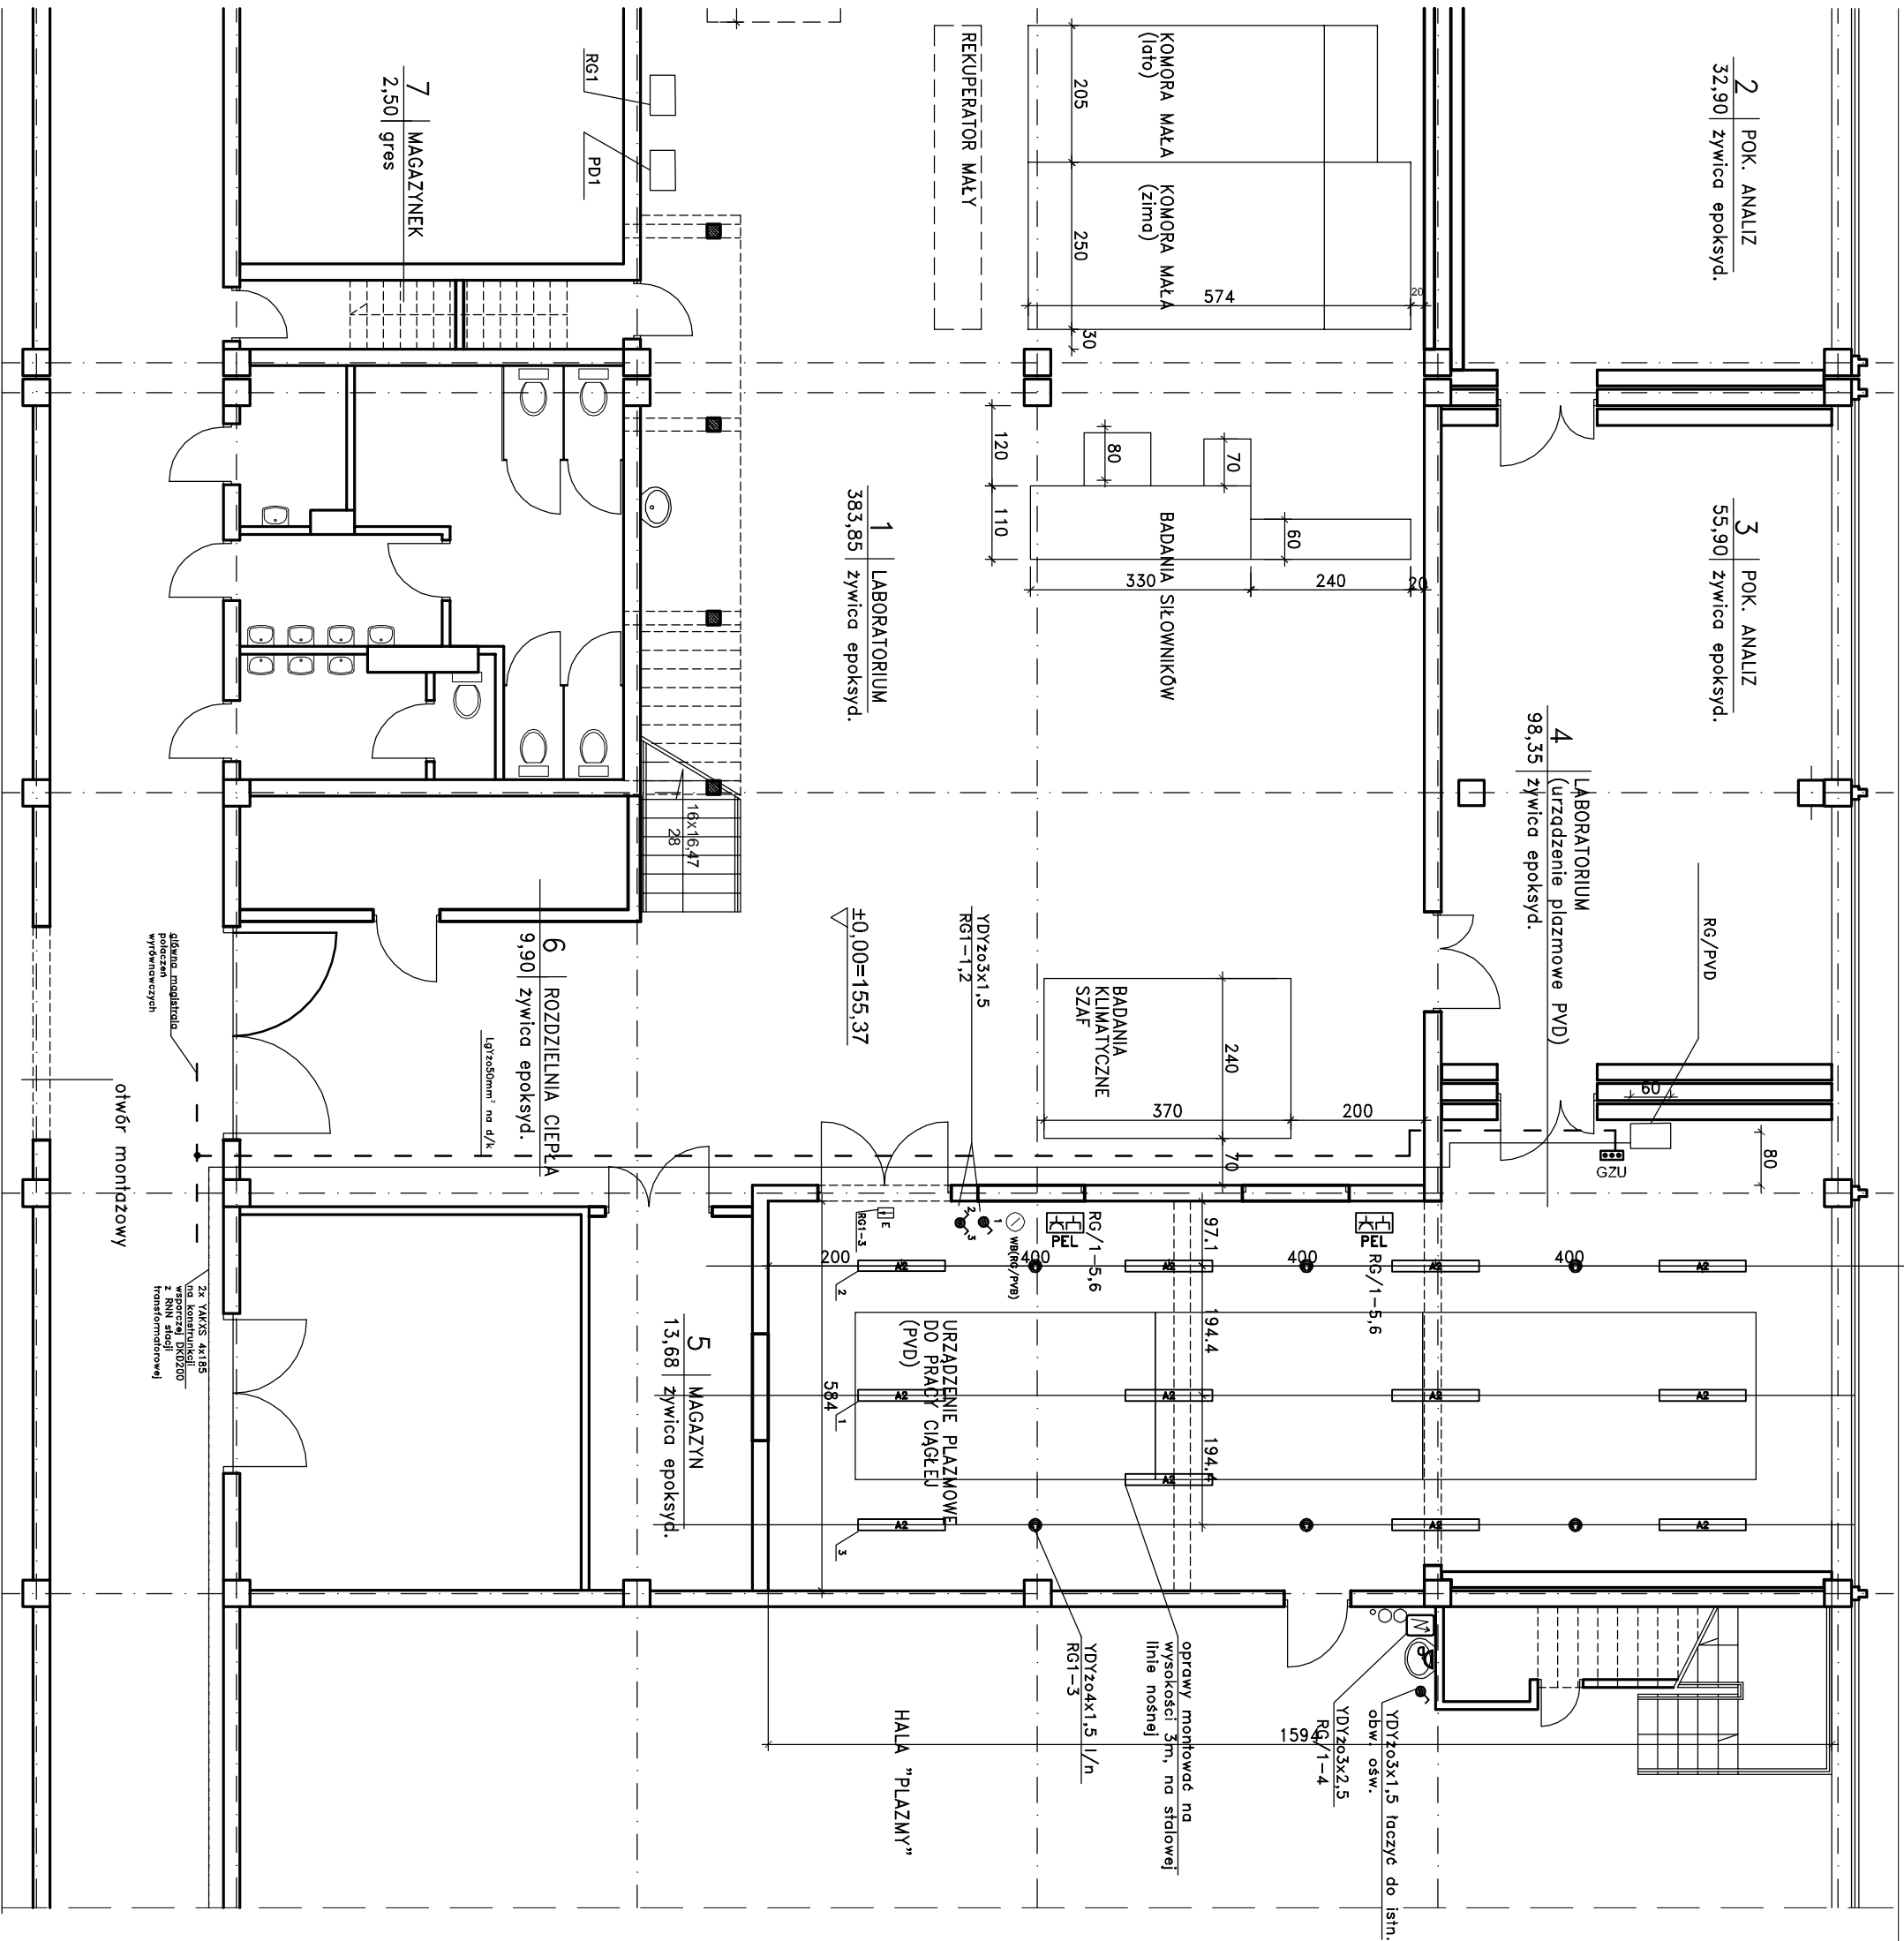


RZUT PARTERU



<h1>A. P. - PROJEKT</h1>				
ANNA PRZYBYŚIEWSKA 00 - 174 Warszawa ul. Młła 8/19				
Inwestor INSTYTUT TECHNOLOGII EKSPLOATACJI - PIB		Faza <h2>PBW</h2>		
Nazwa i adres inwestycji REMONT POMIESZCZEN CENTRUM BADAŃ CERTYFIKACYJNYCH ODNAWIALNYCH ŹRÓDEŁ ENERGII 26-600 RADOM ul. Pułaskiego 6/10, dz. nr ewid. 115 (część), obręb II		Data marzec 2018		
Projektował mgr inż. LESZEK BOŻEK	Podpis 	Nr uprawnień W6-44194	Branża ELEKTRYCZNA	
Opracował mgr inż. Tomasz Kioda	Podpis 			
Sprawdził mgr inż. MAREK HERNIK	Podpis 	Nr uprawnień SK-377/06	Skala 1:100	
Tytuł RZUT PARTERU - INSTALACJE ELEKTRYCZNE			Nr rys. E-2u	